


PLANTA BAIXA
SEM ESCALA 1:50

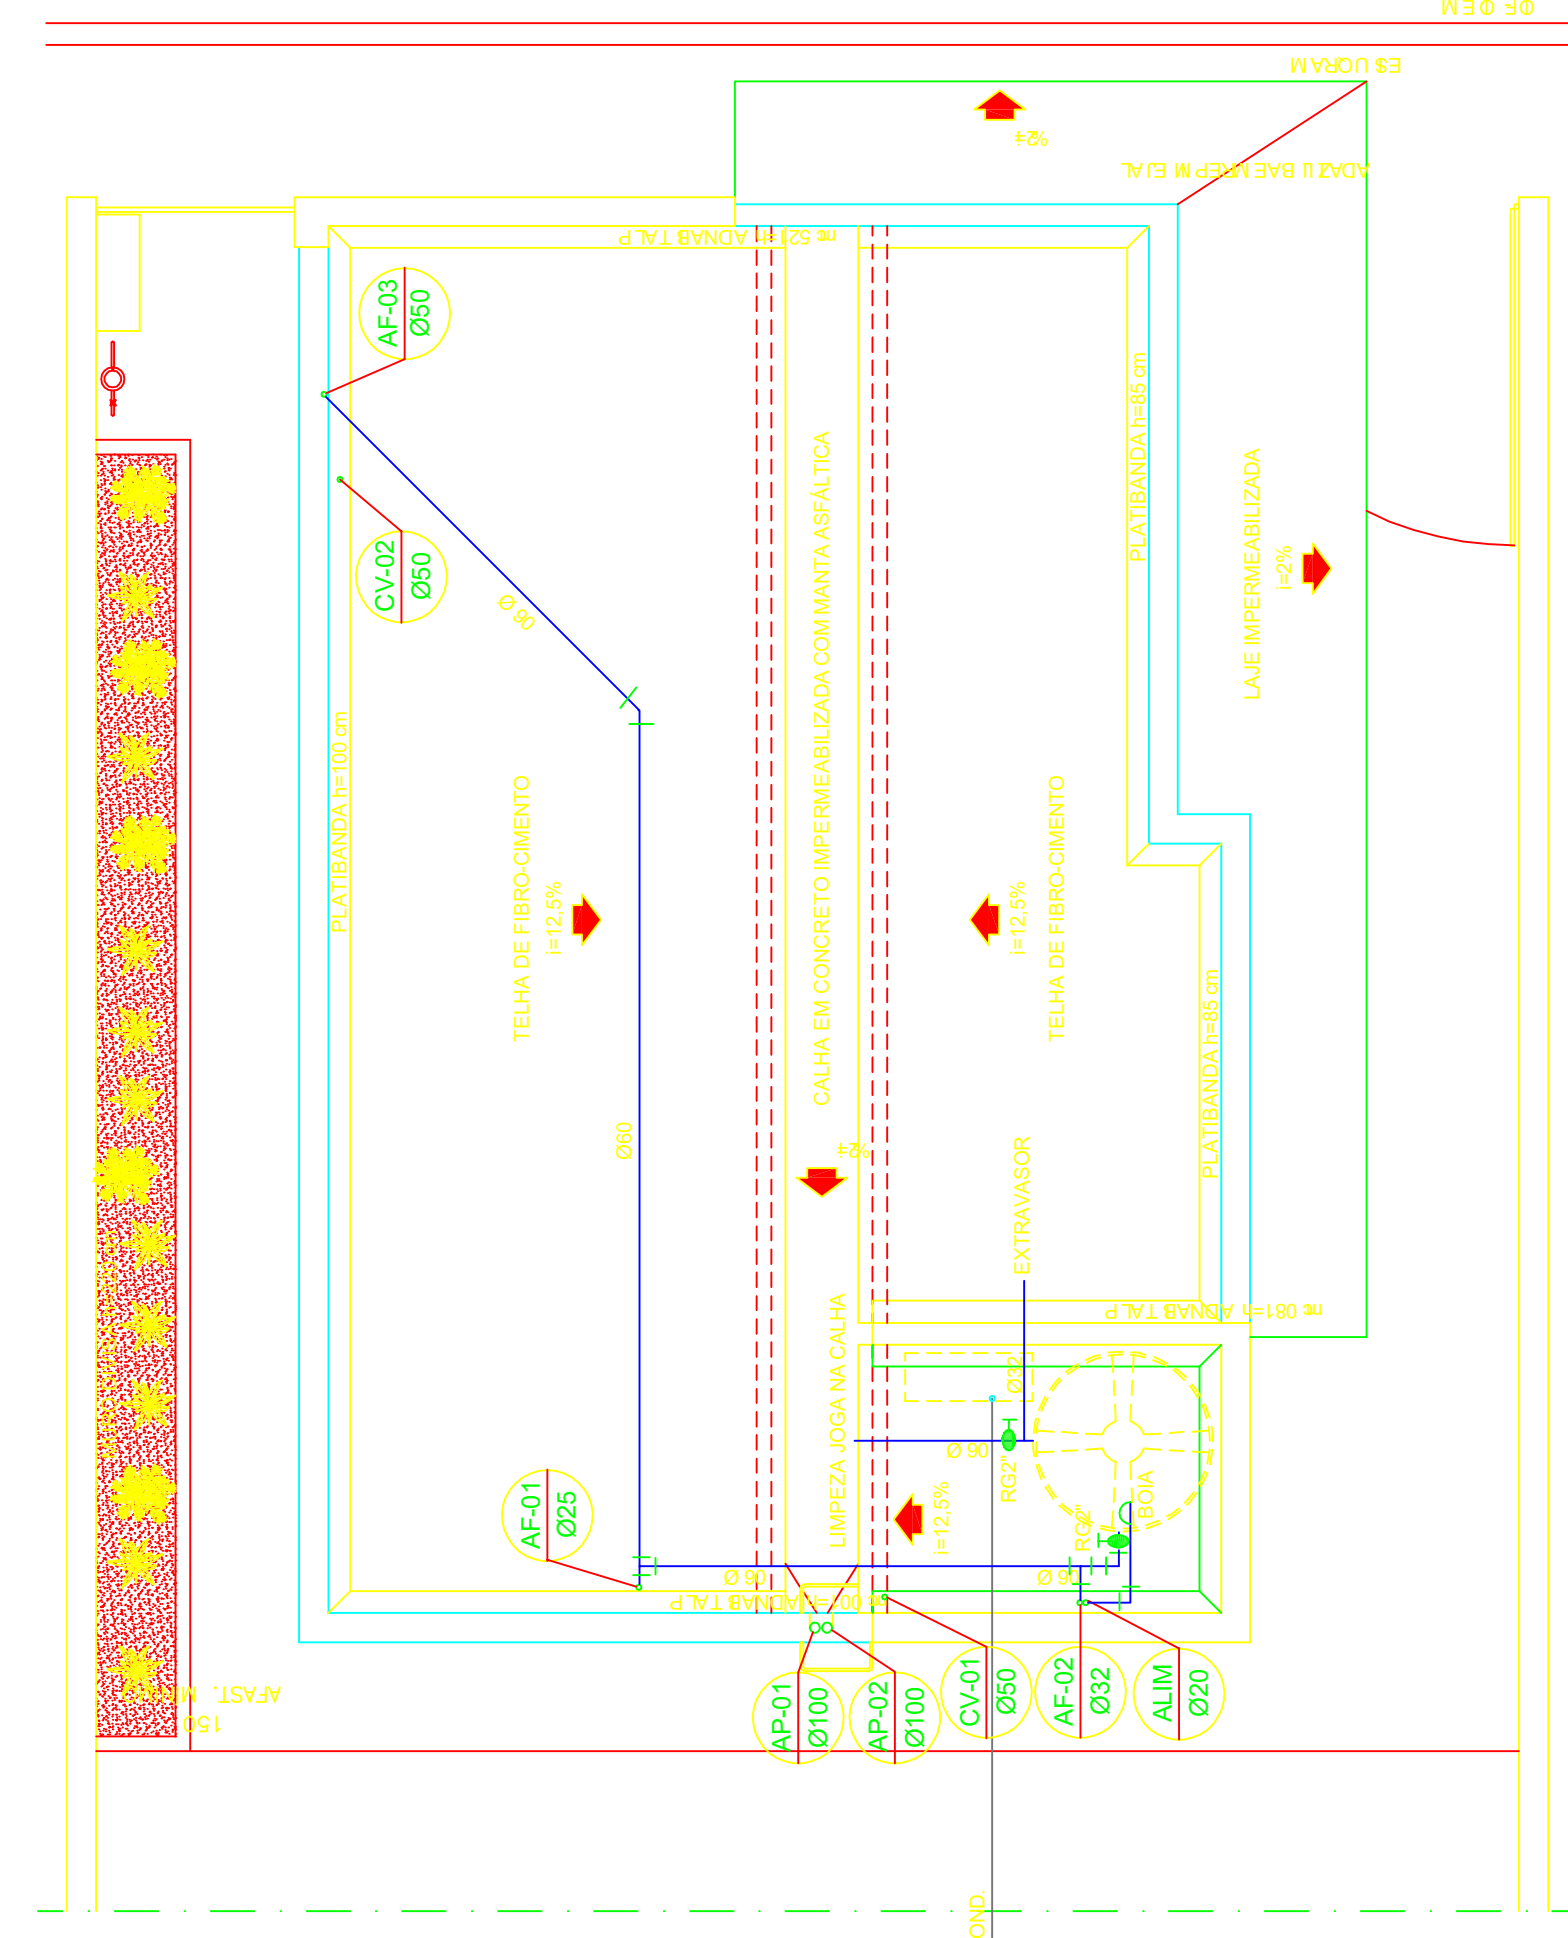

PLANTA BARRILETE
SEM ESCALA 1:50

SIMBLOGIA


—	TUBO ESQUOTO-PC BOMBO
—	TUBO ESQUOTO
—	TUBO ADUVA
—	TUBO VENTILACAO-PC
—	CAJA ADUVA
—	CAJA DE COBERTURA
—	CAJA DE INSPECCAO
—	CAJA DE ESPERANA
—	CAJA DE COBERTURA
—	CAJA DE INSPECCAO
—	CAJA DE ESPERANA

- NOTAS**
- 1- PARA LOCALIZACAO DA CAIXA DE METAS, CONSULTAR PROJETO ARQUITETONICO
 - 2- PARA AZEA POTAVEL, CONSIDERAR TUBOS E CONDIÇÕES DO PVC SOLDA.
 - 3- INSTALAR CONEXÕES COM BORDA DE LADO NOS PONTOS TERMINAIS DE ALFARJA.
 - 4- AS CANALIZACOES NUNCA DEVERAO INTERFERIR COM O ABERTAMENTO DE PORTAS, JANELAS, VENTILADORES, ETC.
 - 5- AS BENTONITAS DEVERAO EXCEDER A ALTURA DO TELHADO DO BOMBO.
 - 6- AS BENTONITAS DEVERAO EXCEDER A ALTURA DO TELHADO DO BOMBO.
 - 7- A LOCALIZACAO DAS CAIXAS E INCLINACOES DAS TUBULACOES DE SAUA EM FUNCAO DA IMPLANTACAO E LOCALIZACAO DO TERRENO. OS DETALHES DAS APRESENTACOES SAO ORIENTATIVAS.
 - 8- PARA LOCALIZACAO DA CAIXA E BOMBO DO PASSO DE MOVIMENTACAO, CONSULTAR A ORIENTACAO DO PROJETO ARQUITETONICO.
 - 9- RECOMENDAMOS INSTALAR RALO IMPERMEABILIZADO (ABRILADO) NO INTERIOR DAS CAIXAS.
 - 10- AS AGUAS PLUVIAIS, APÓS COLHEITAS, NAO DEVERAO SER LANÇADAS NO SISTEMA DE ESGOTO SANITARIO.
 - 11- INSTALAR CAIXA 270° X 1000mm EM TODOS OS PONTOS DE SAUA DE PRIMARIAS DE AP E EP.
 - 12- OS BOMBS DEVERAO SER LOCALIZADOS NOS CONDIÇÕES POR MEIO DE METODOS ANOMIA-TOGRÁFICOS (NIVELAMENTO) PARA ASSENTAR CONDIÇÕES.
 - 13- INDICADOS DA "M" E "D" DIAMETROS DA "M".


CONDIÇÕES DE DIAMETRO:
OS DIAMETROS DOS TUBOS DE PVC DEVEM SER CONVERTIDOS SEGUNDO TABELA ABAIXO:

# DE POLICIANA	# DE MILIMETROS
1/2"	20
3/4"	25
1"	32
1 1/4"	40
1 1/2"	50
2"	60
2 1/2"	75


E PARTE INTEGRANTE DESTA PROPOSTA AS SIGUINTES NORMAS:
NBR 12216-1 - TUBULACAO DE PVC RIGIDO PARA SANEAMENTO SANITARIO
NBR 12216-2 - TUBULACAO DE PVC RIGIDO PARA SANEAMENTO SANITARIO
NBR 12216-3 - TUBULACAO DE PVC RIGIDO PARA SANEAMENTO SANITARIO
NBR 508-1998 - INSTALACAO PREDIAL DE AGUA FRIA

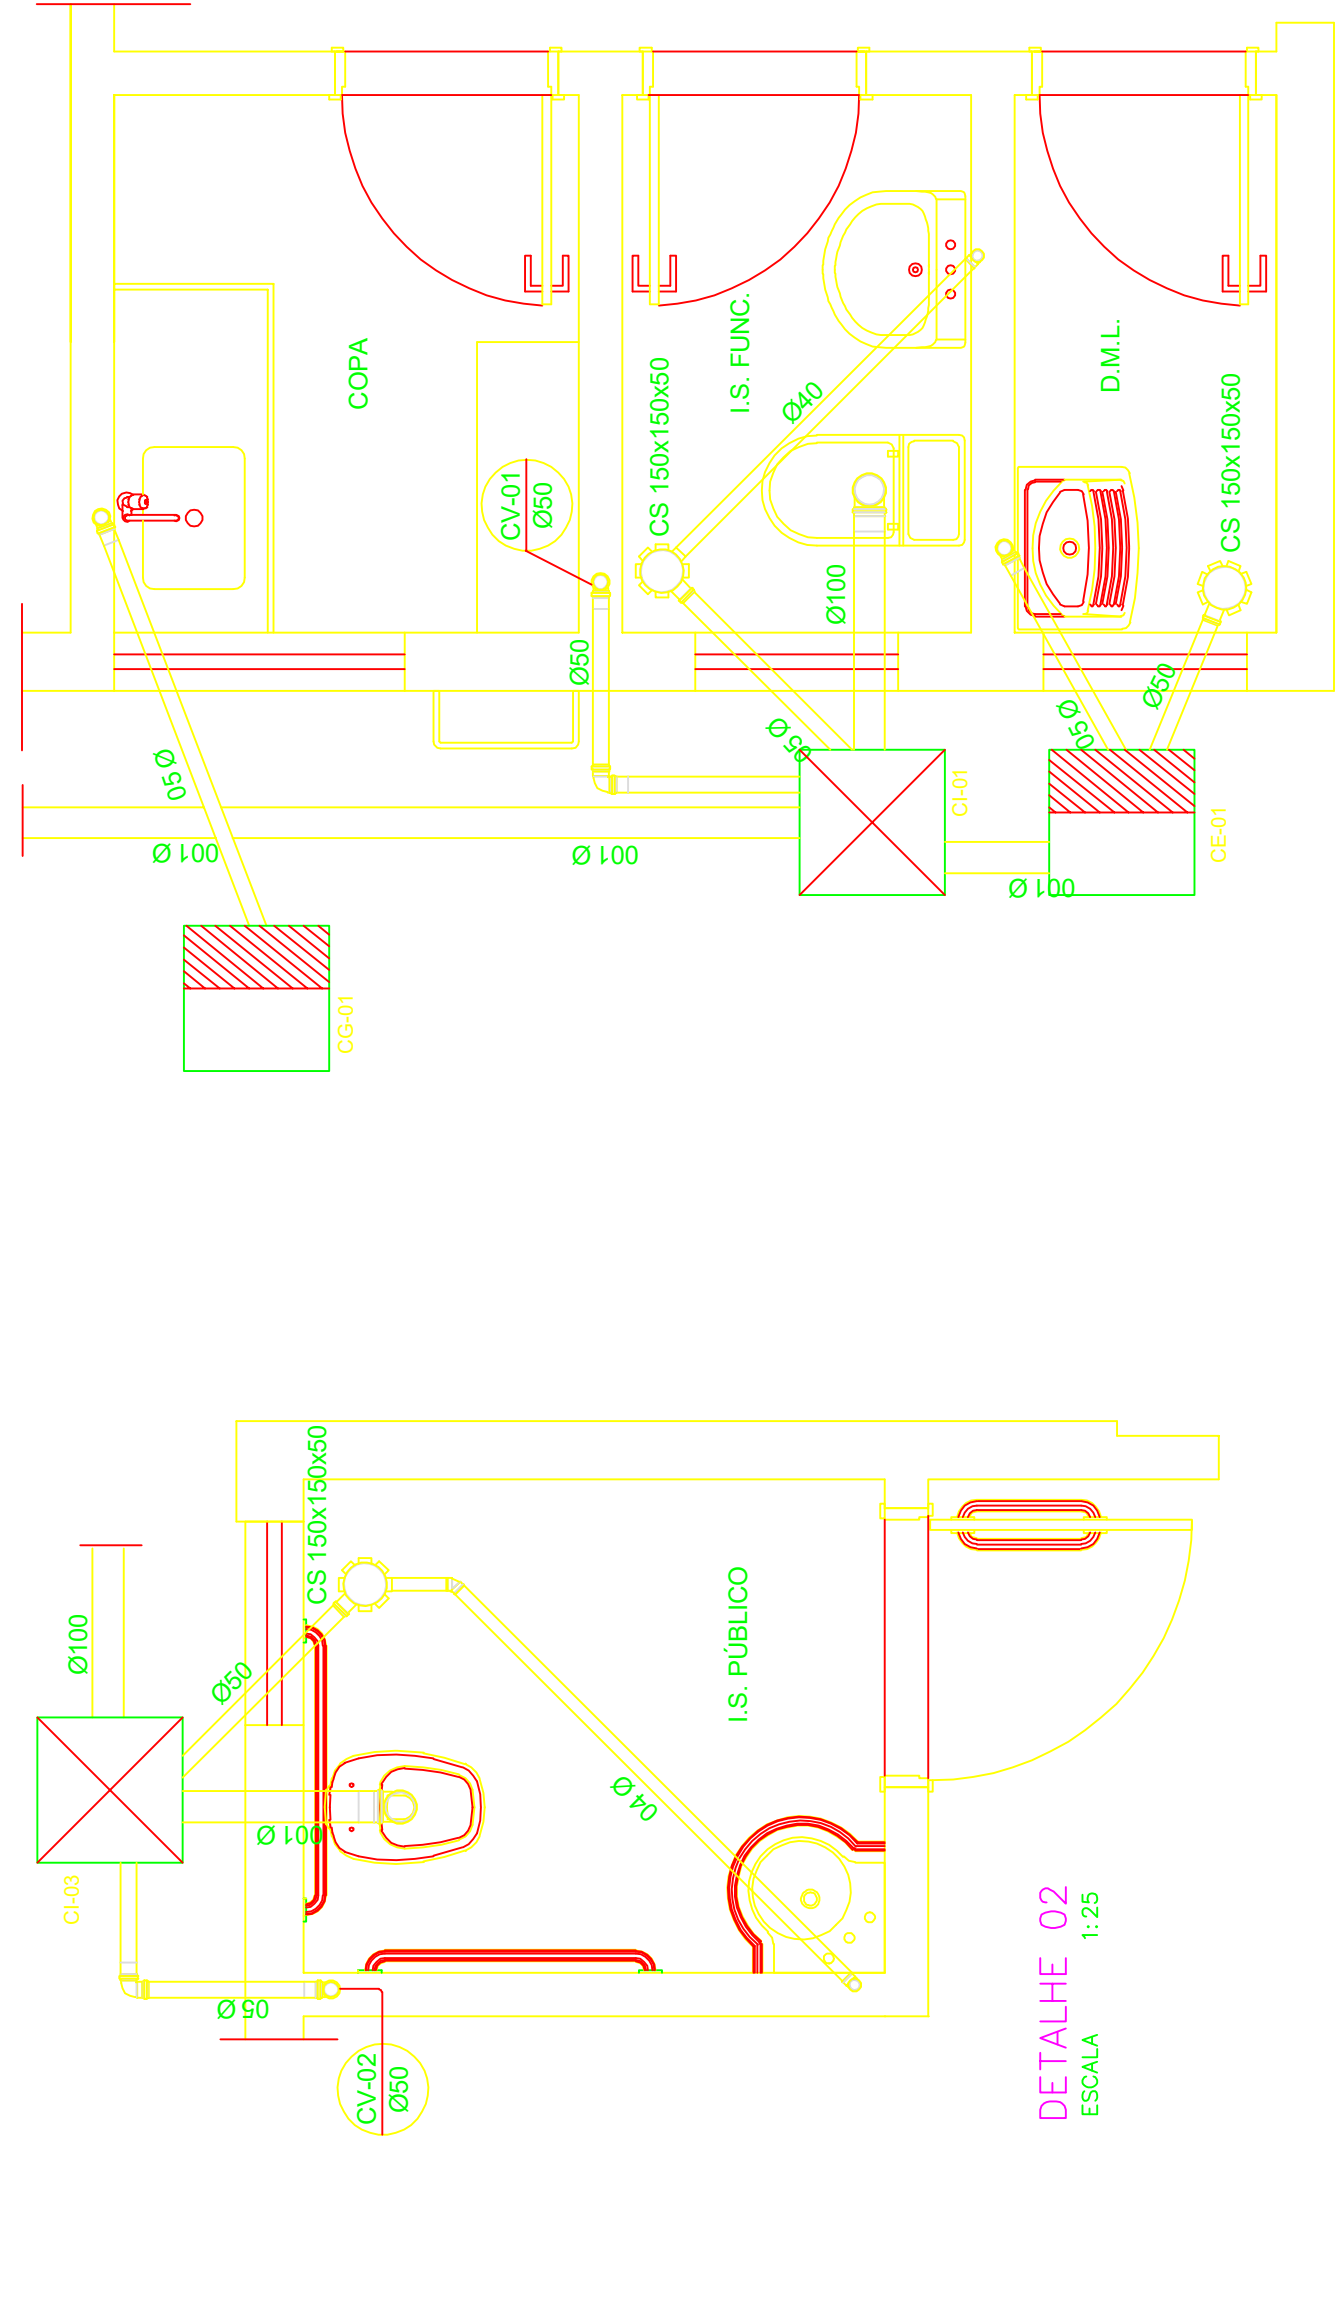


DETALHE 01
ESCALA 1:25

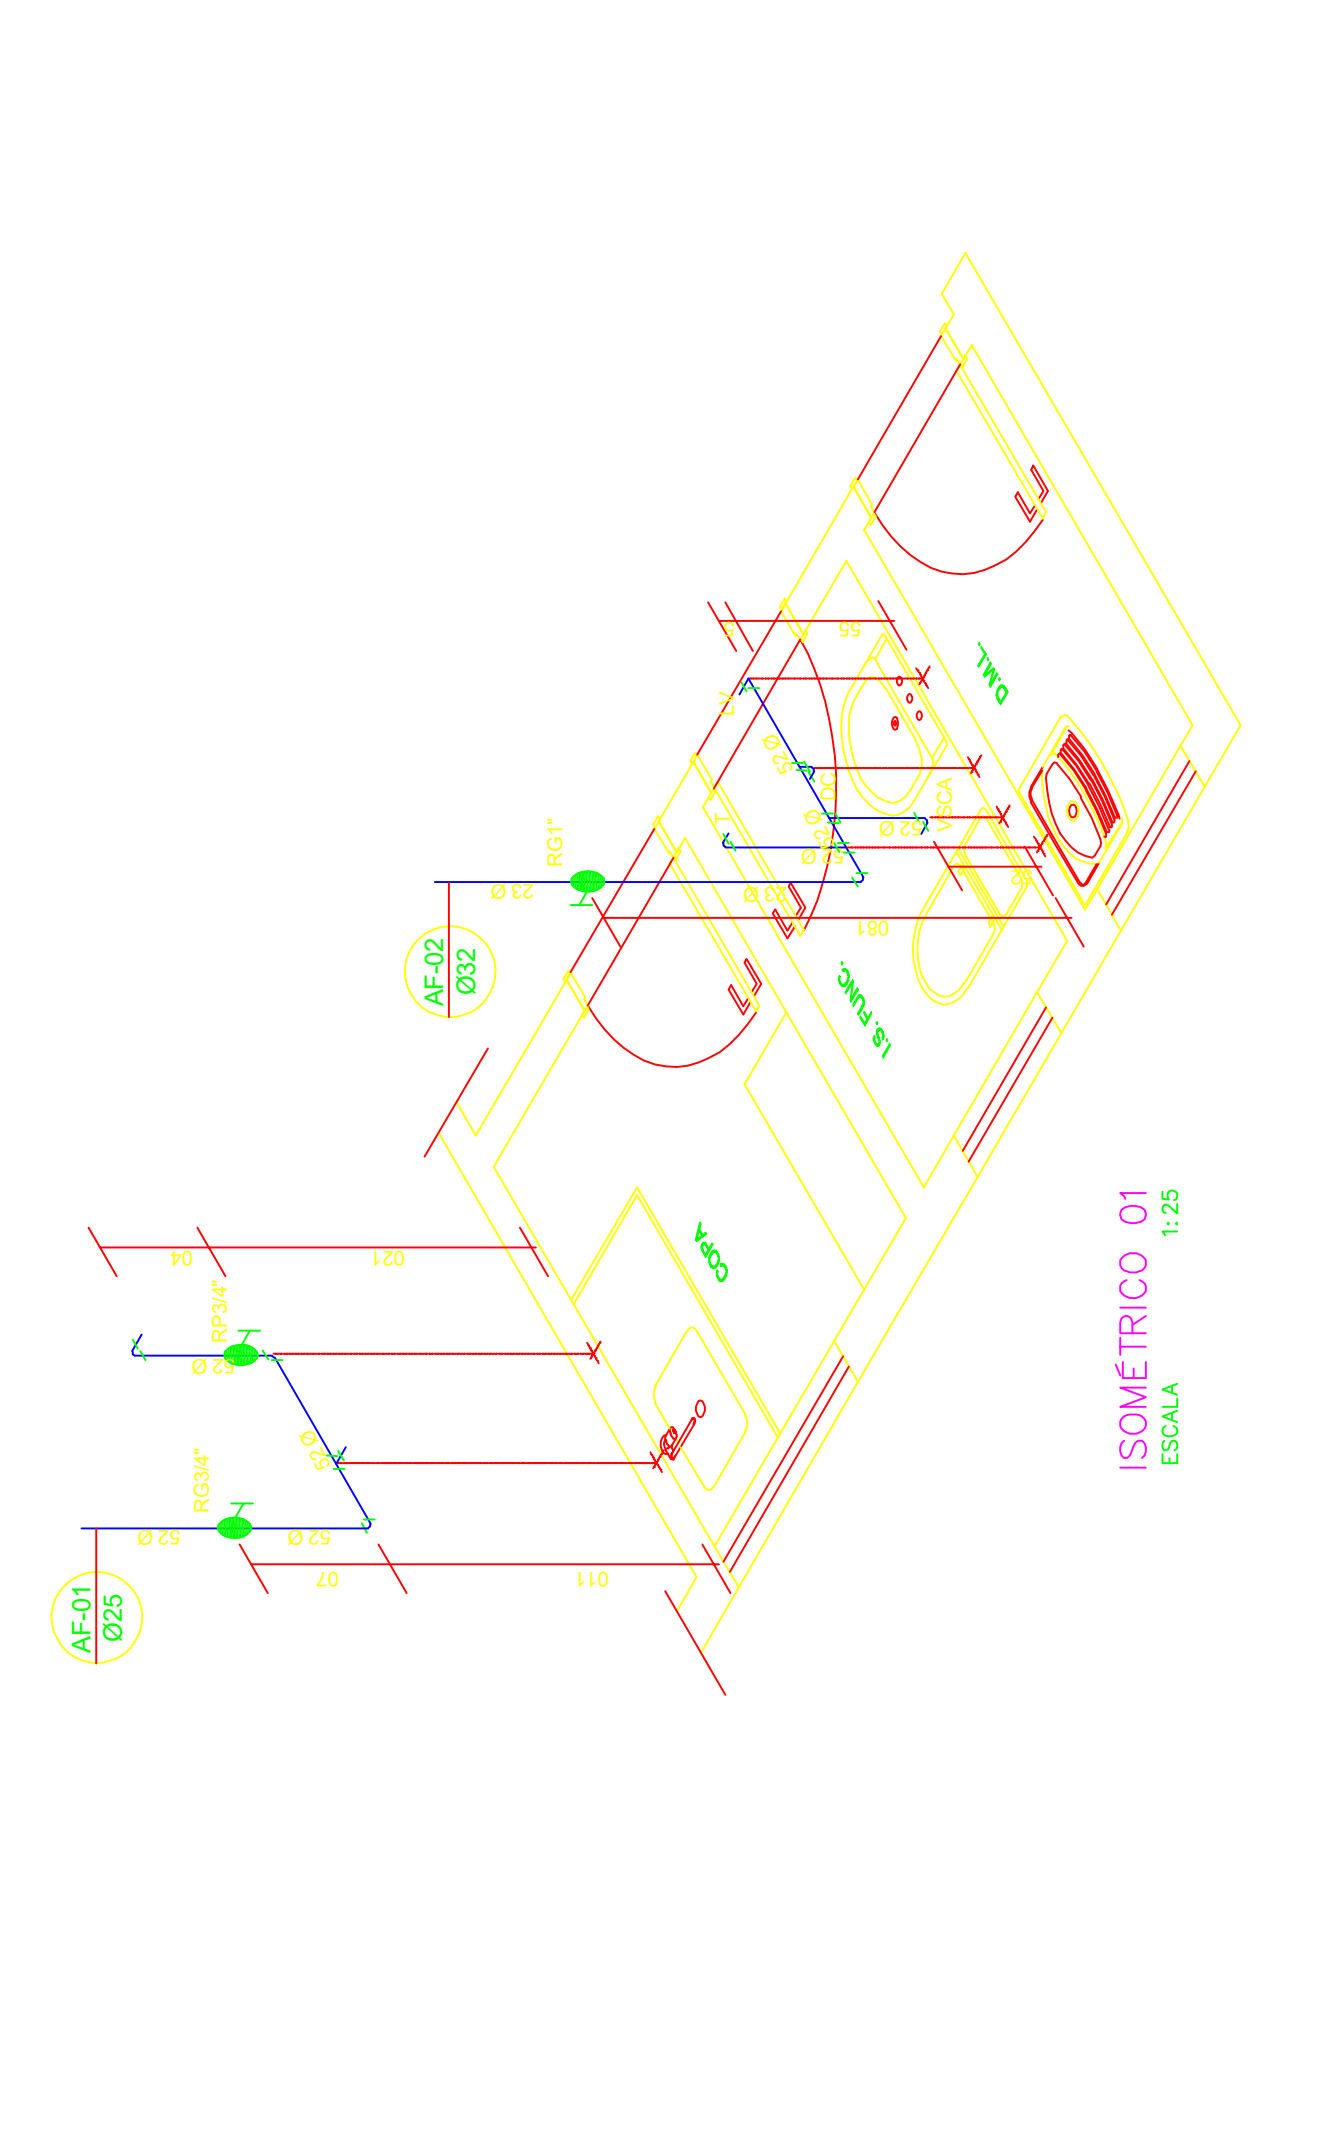


ISOMETRICO 01
ESCALA 1:25

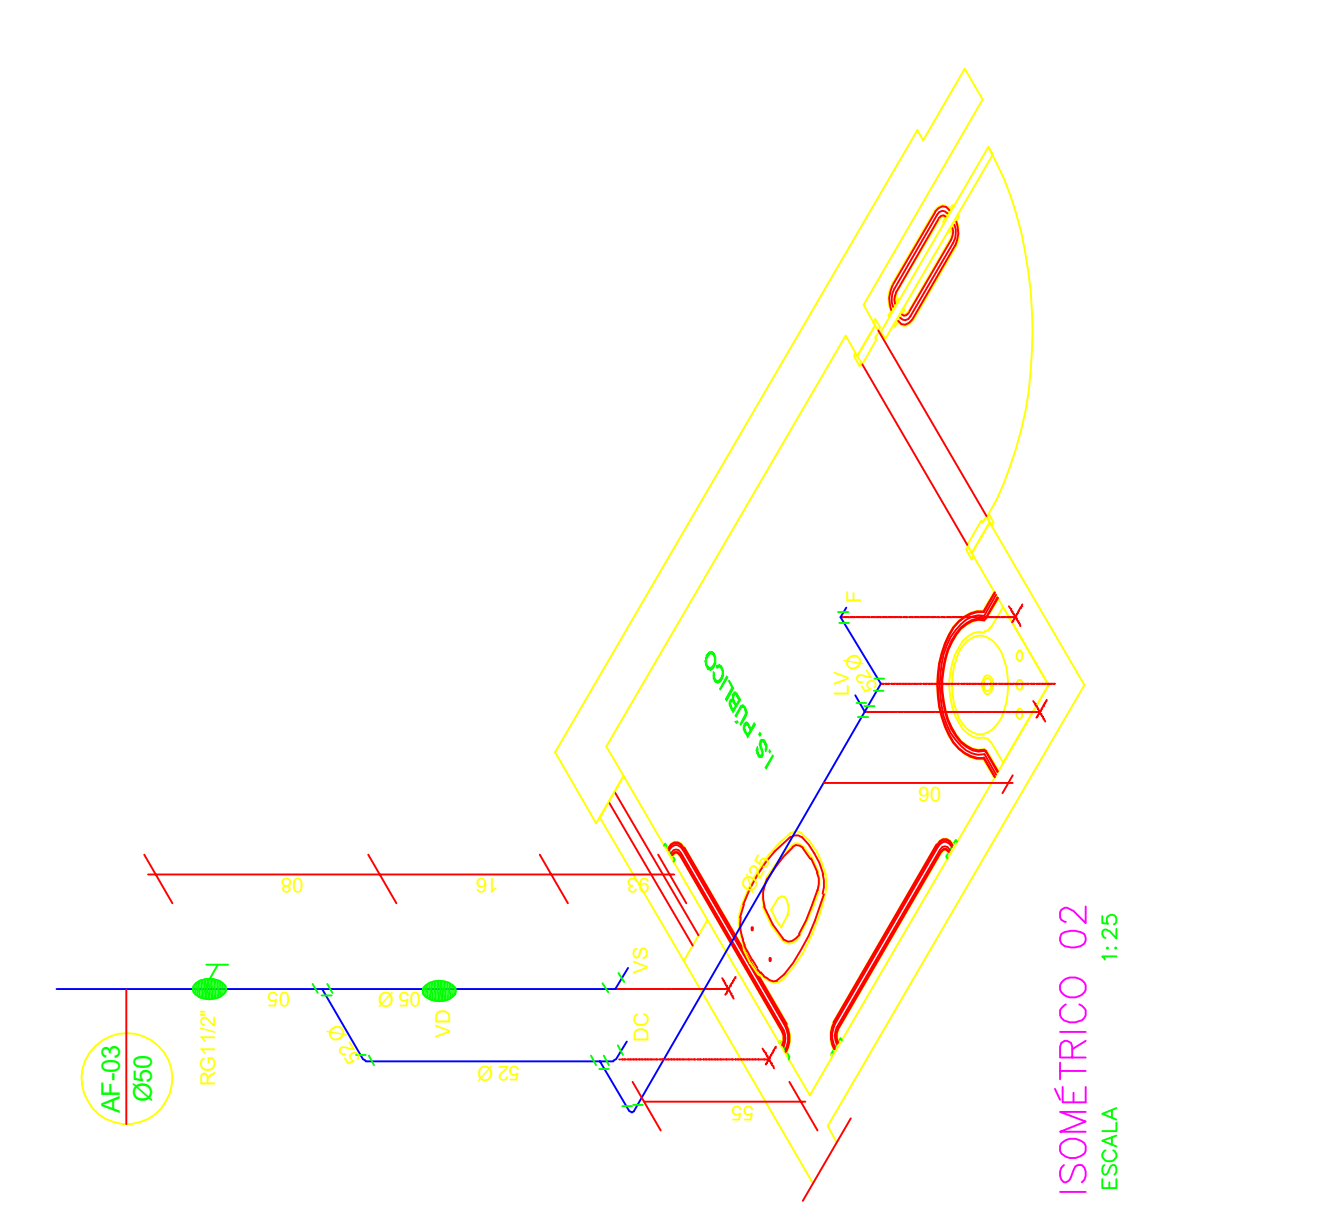


ISOMETRICO 02
ESCALA 1:25

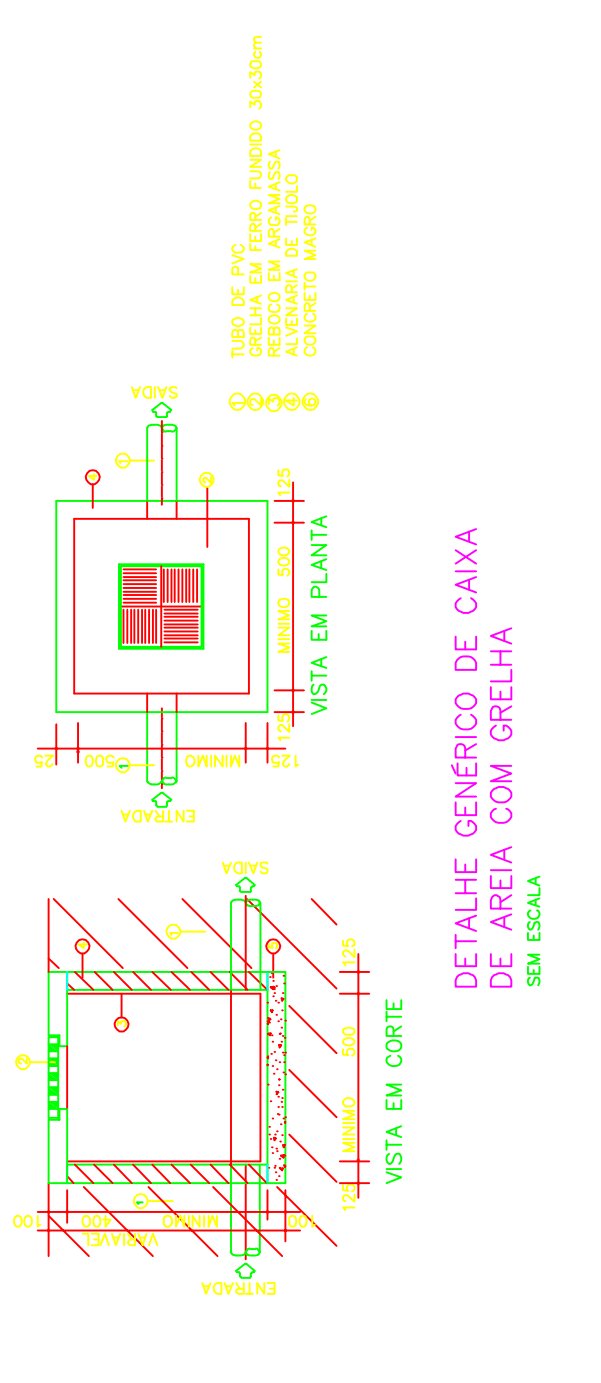


DETALHE GNERICO DE CAIXA DE AREA COM GRELHA
SEM ESCALA

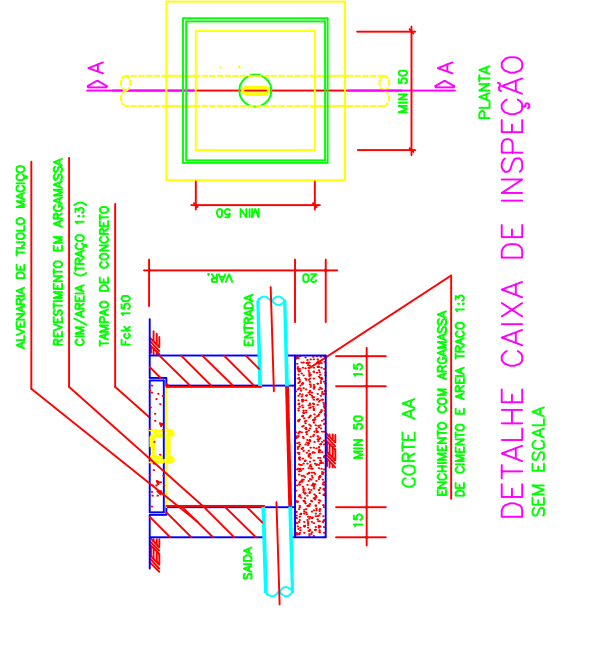


DETALHE CAIXA DE INSPECCAO
SEM ESCALA

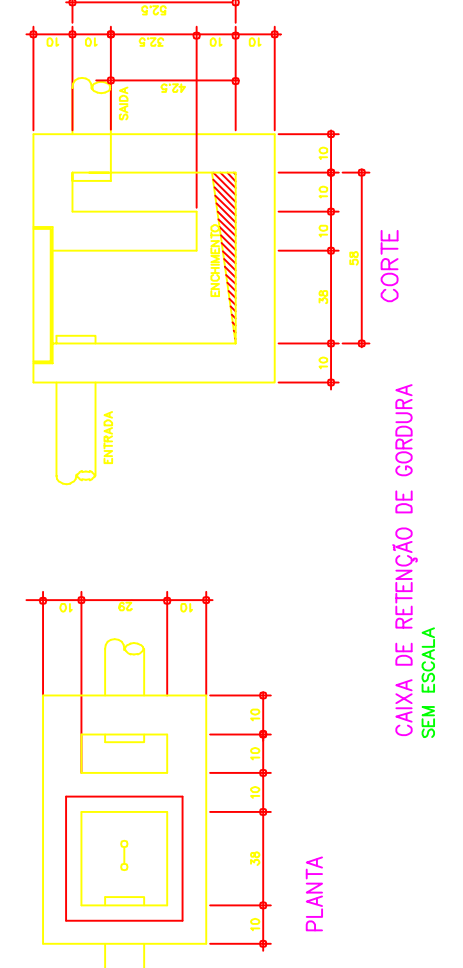

CAIXA DE RETENCAO DE GORDURA
SEM ESCALA

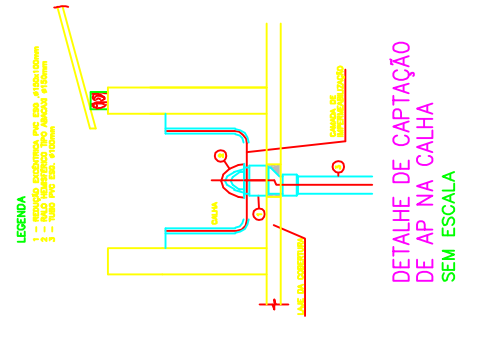

DETALHE GNERICO DE CAIXA DE CAPTACAO DE AGUA NA CALHA
SEM ESCALA

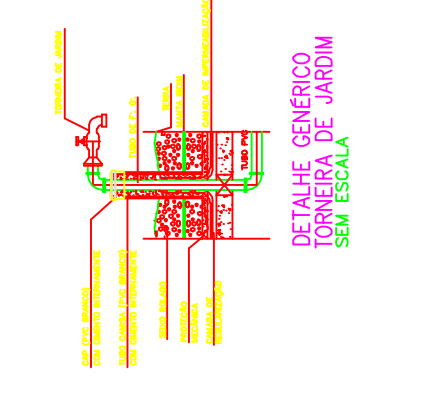

DETALHE GNERICO DE JARJIM
SEM ESCALA