




PLANTA BAIXA
ESCALA: 1 : 50

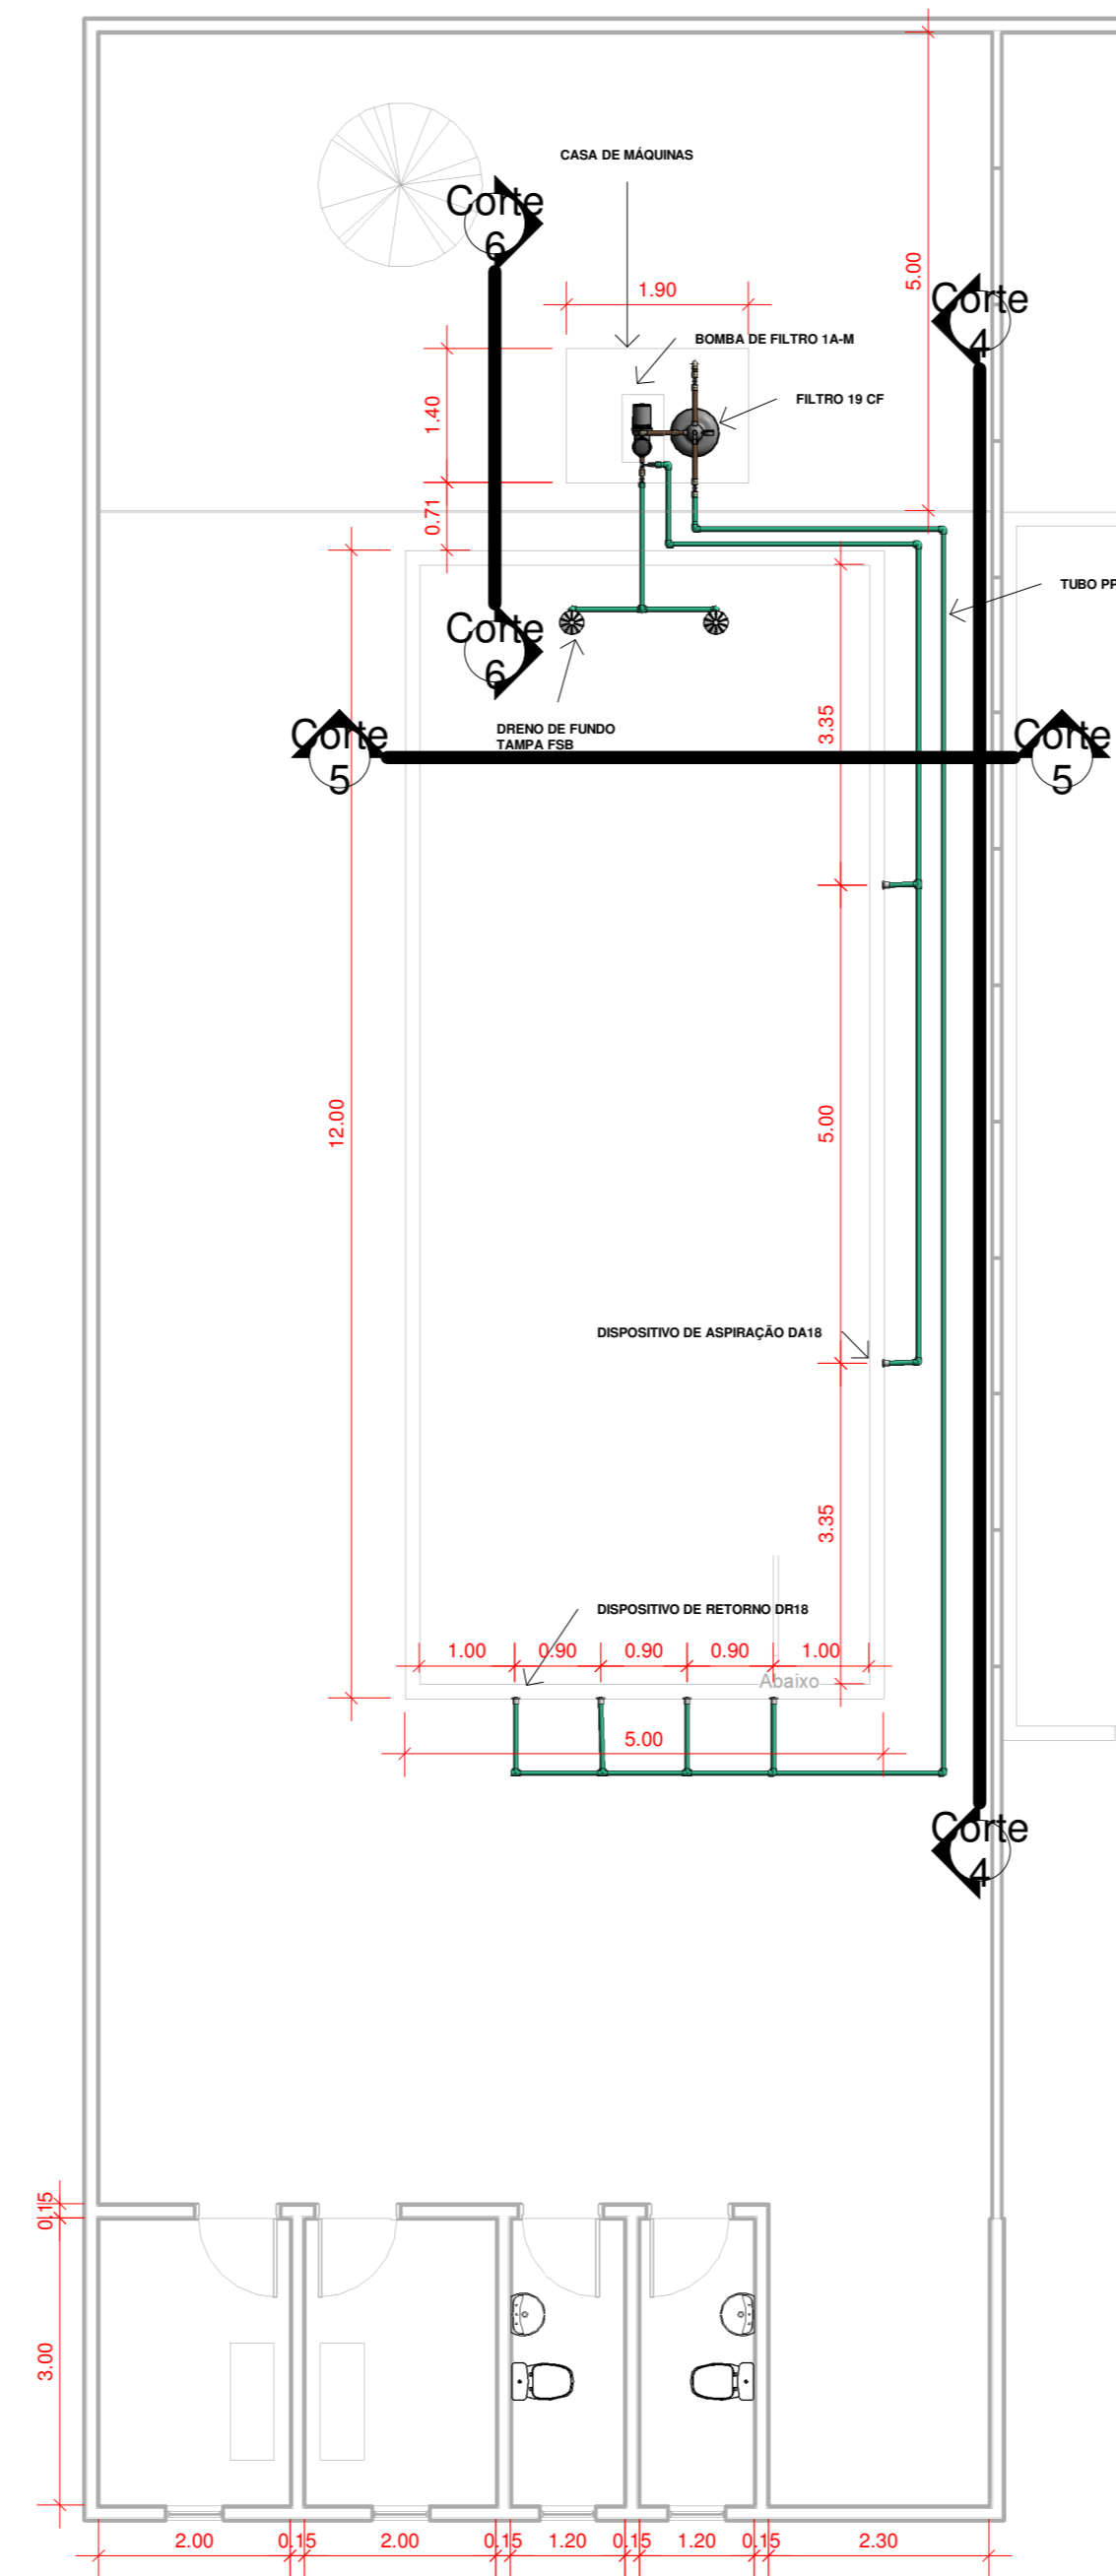


HIDRAULICO
ESCALA: 1 : 100

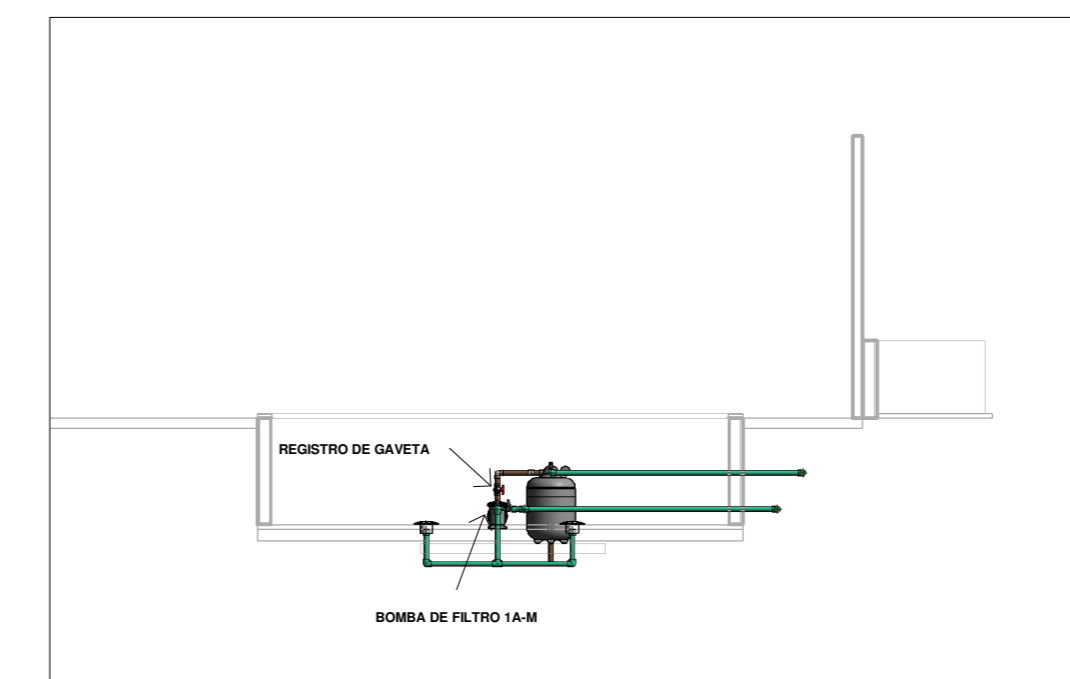


Corte 5
ESCALA: 1 : 100

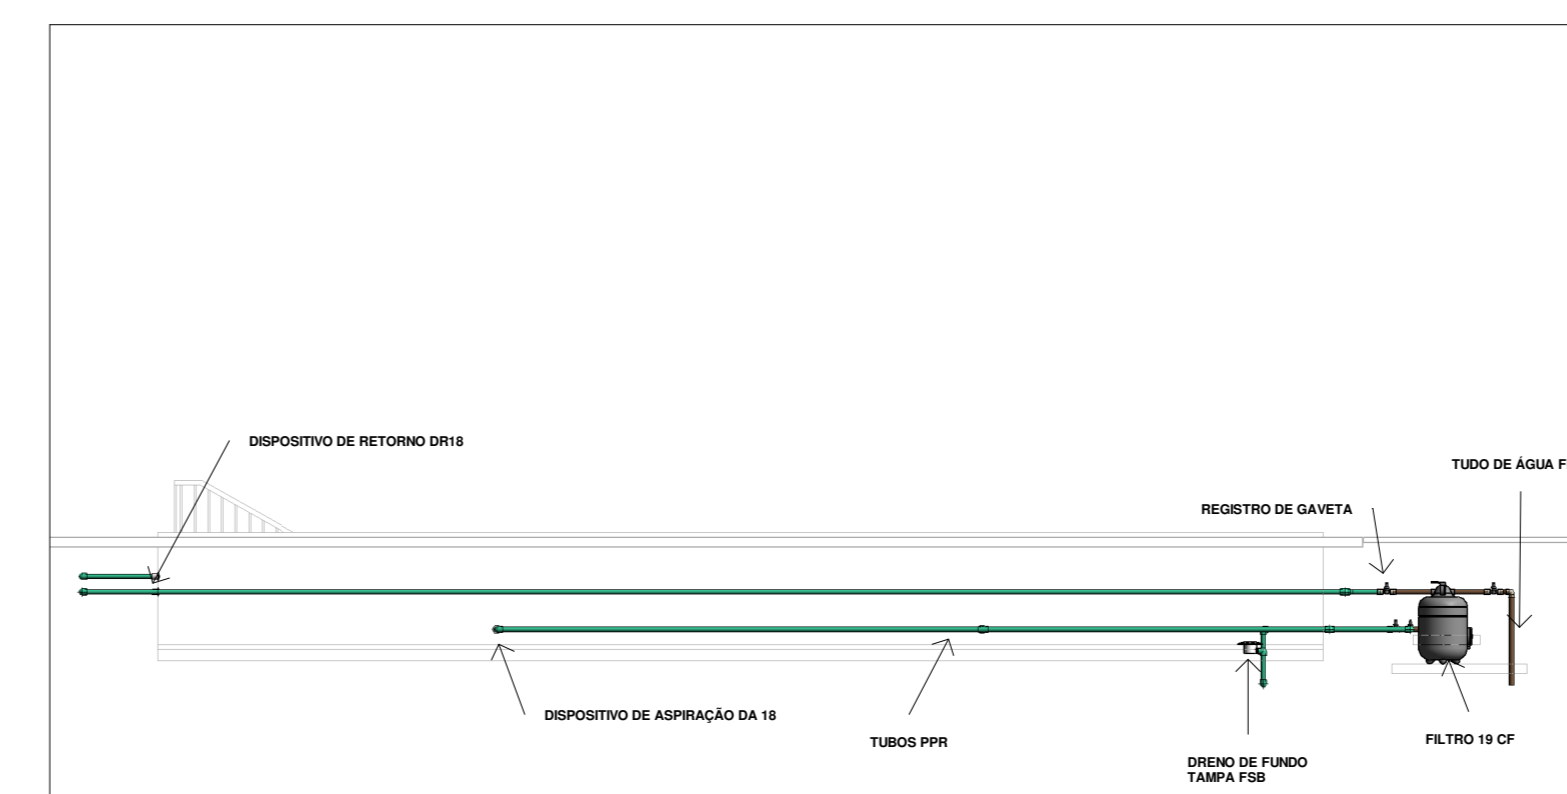


Corte 4
ESCALA: 1 : 100

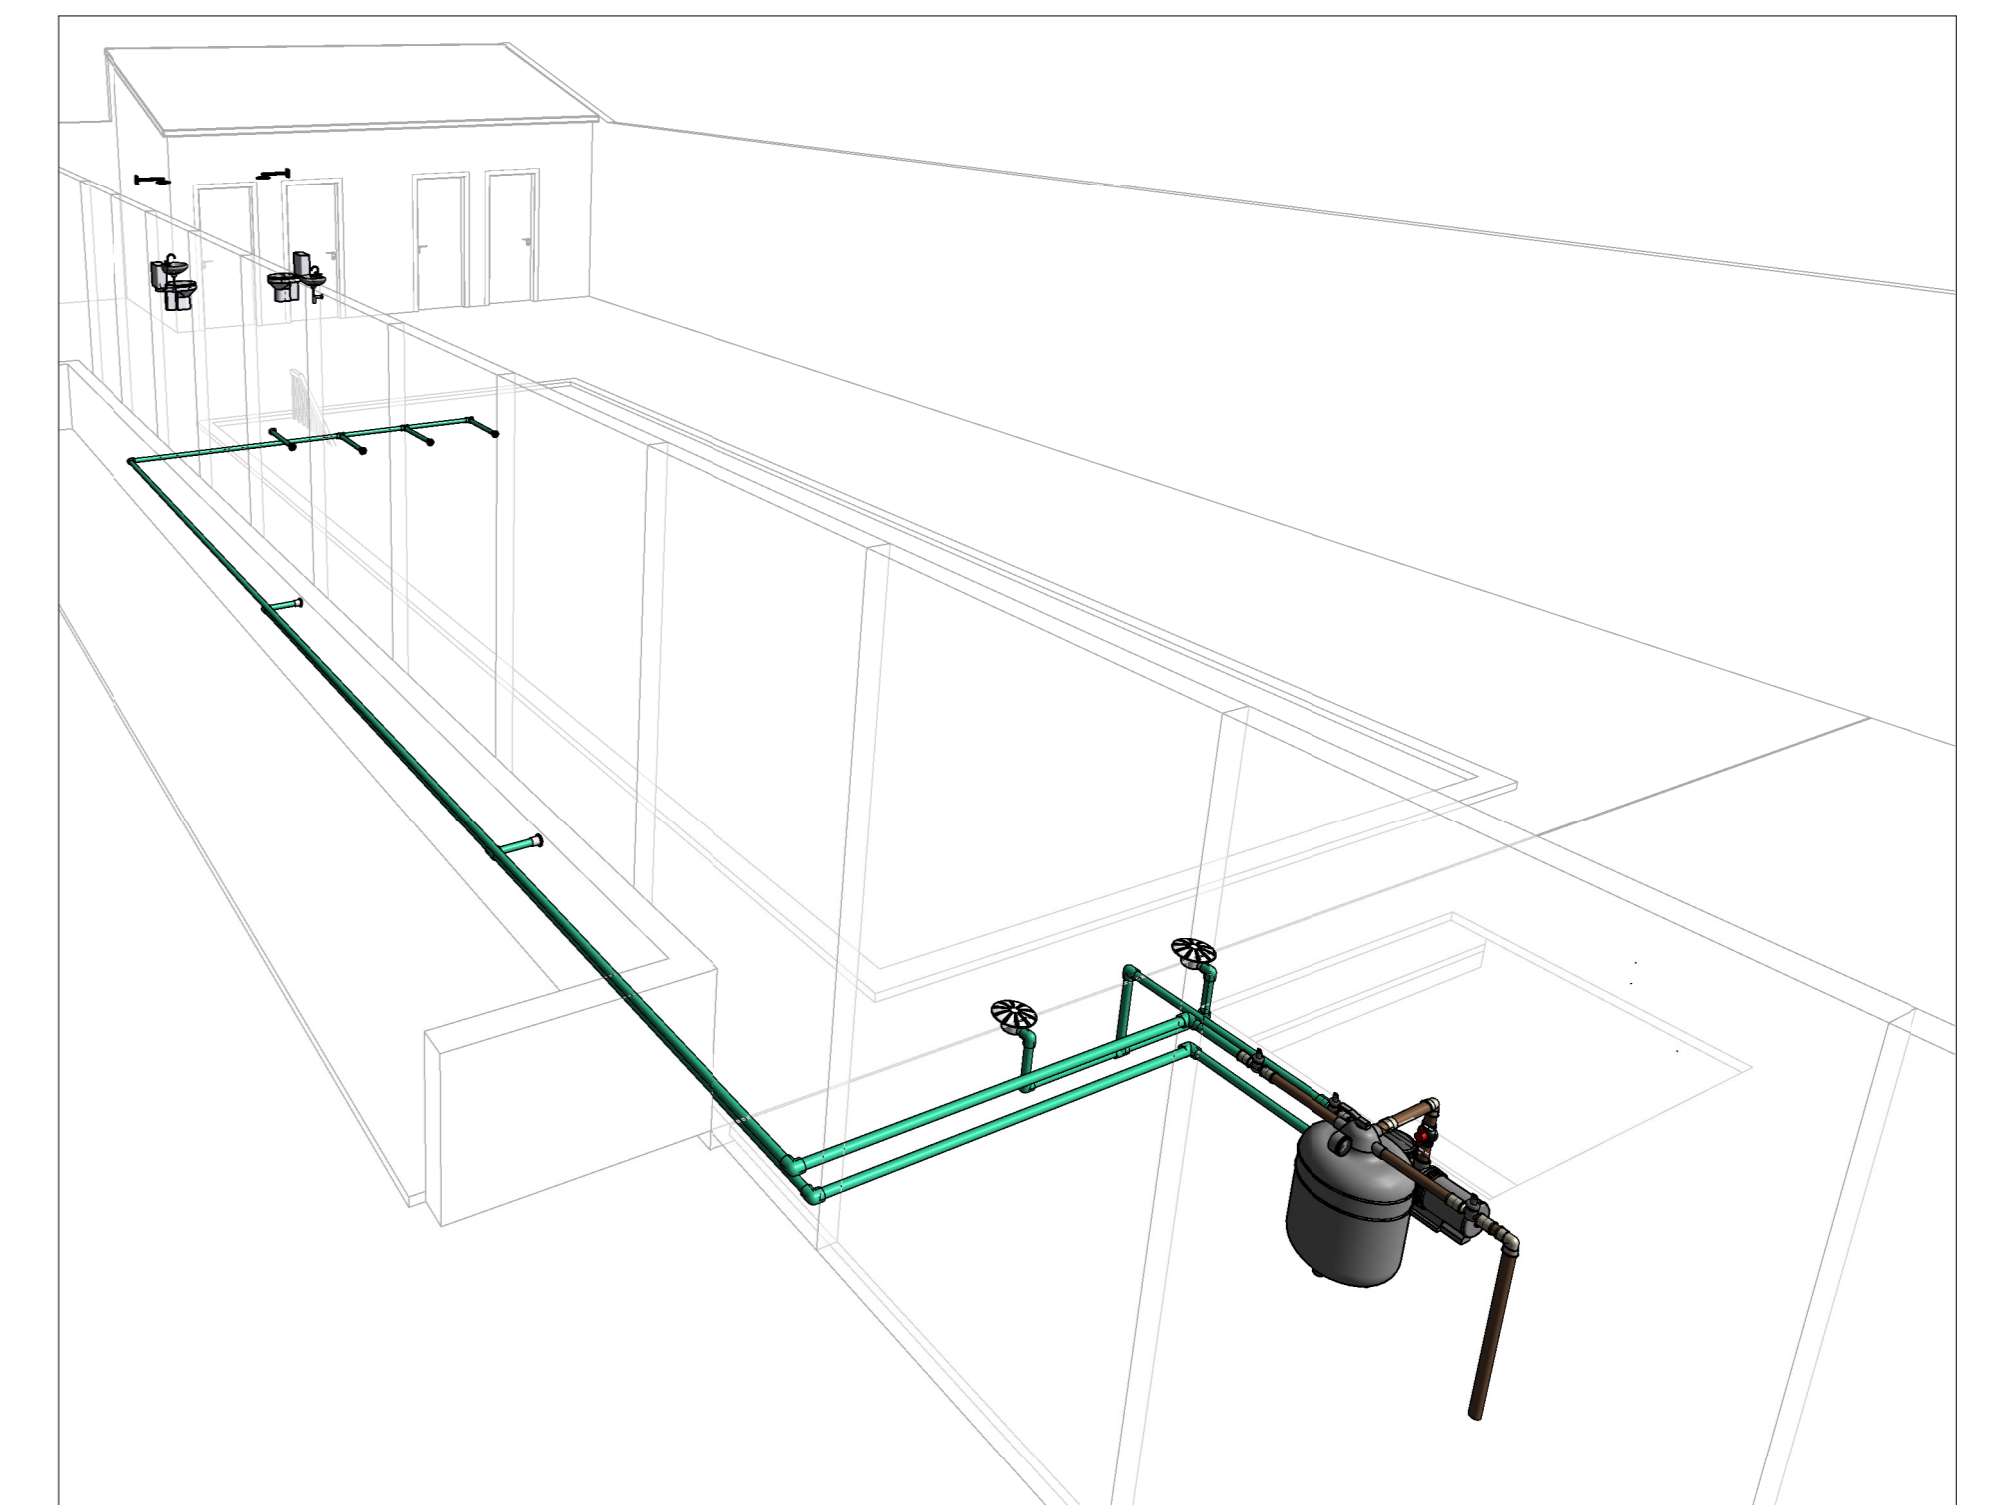


Vista 3D
ESCALA:

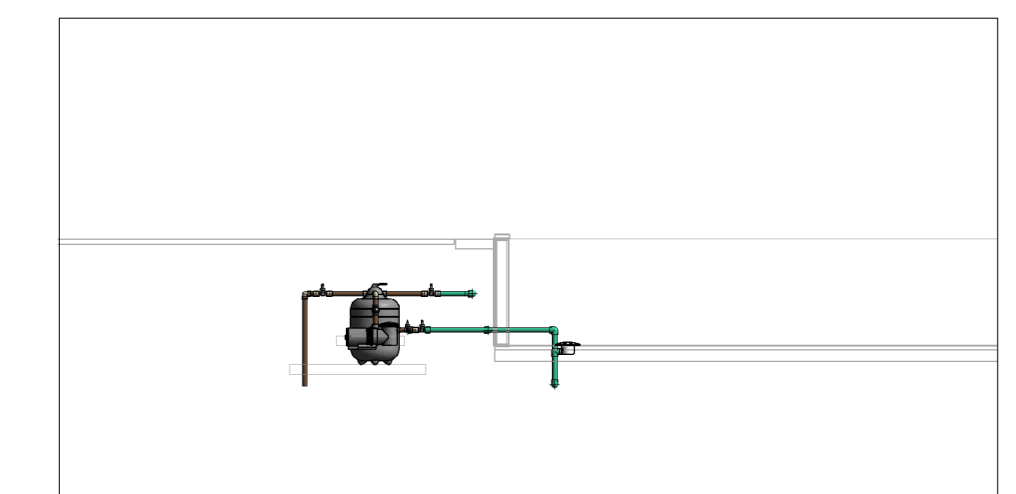


Corte 6
ESCALA: 1 : 100

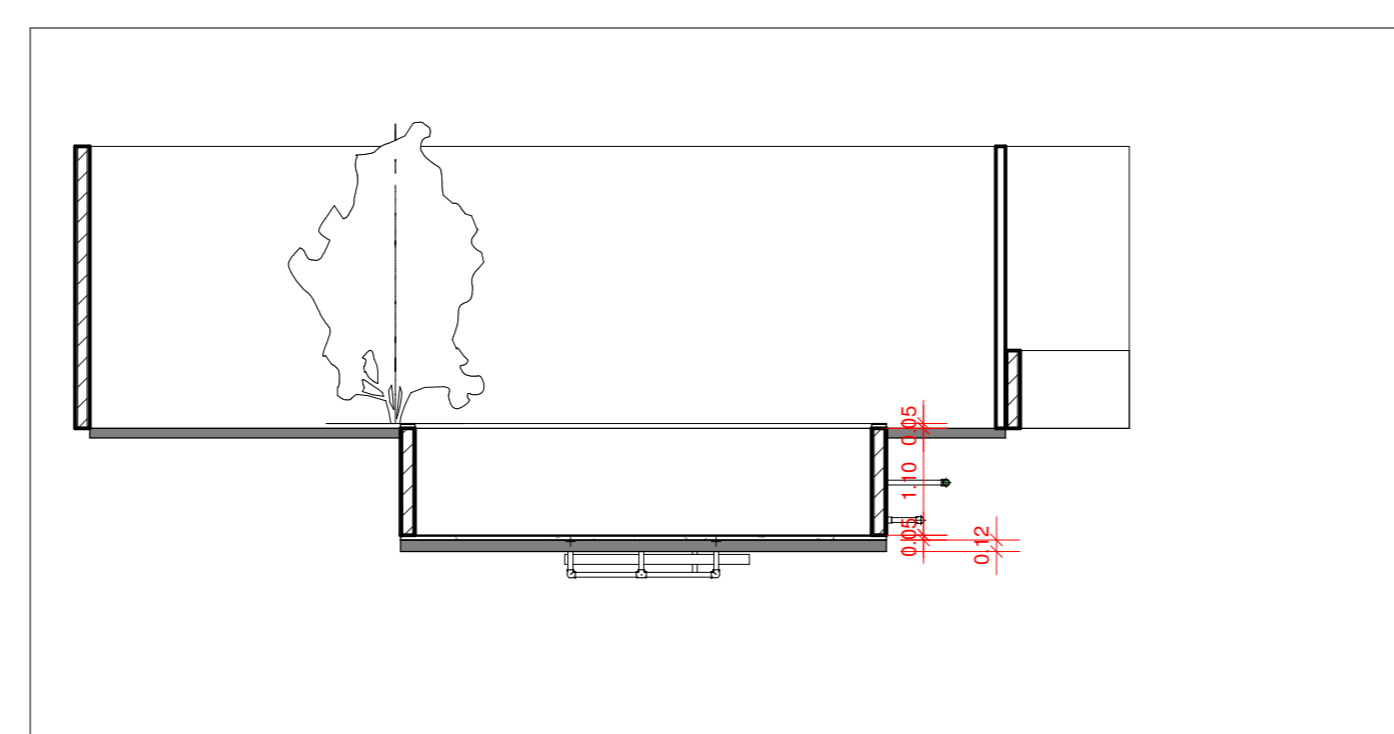

Corte 1
ESCALA: 1 : 100

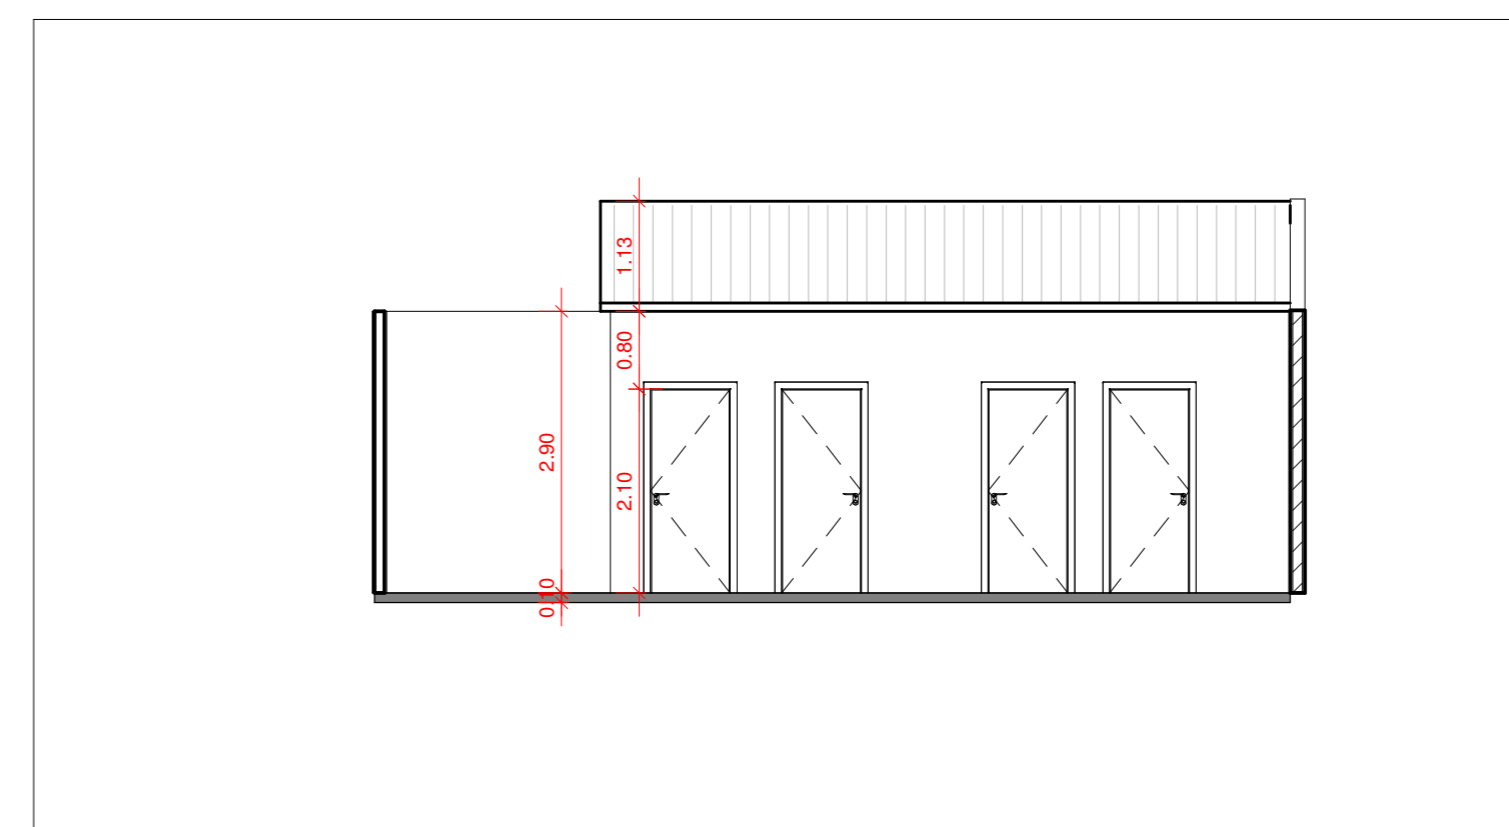

Corte 3
ESCALA: 1 : 100

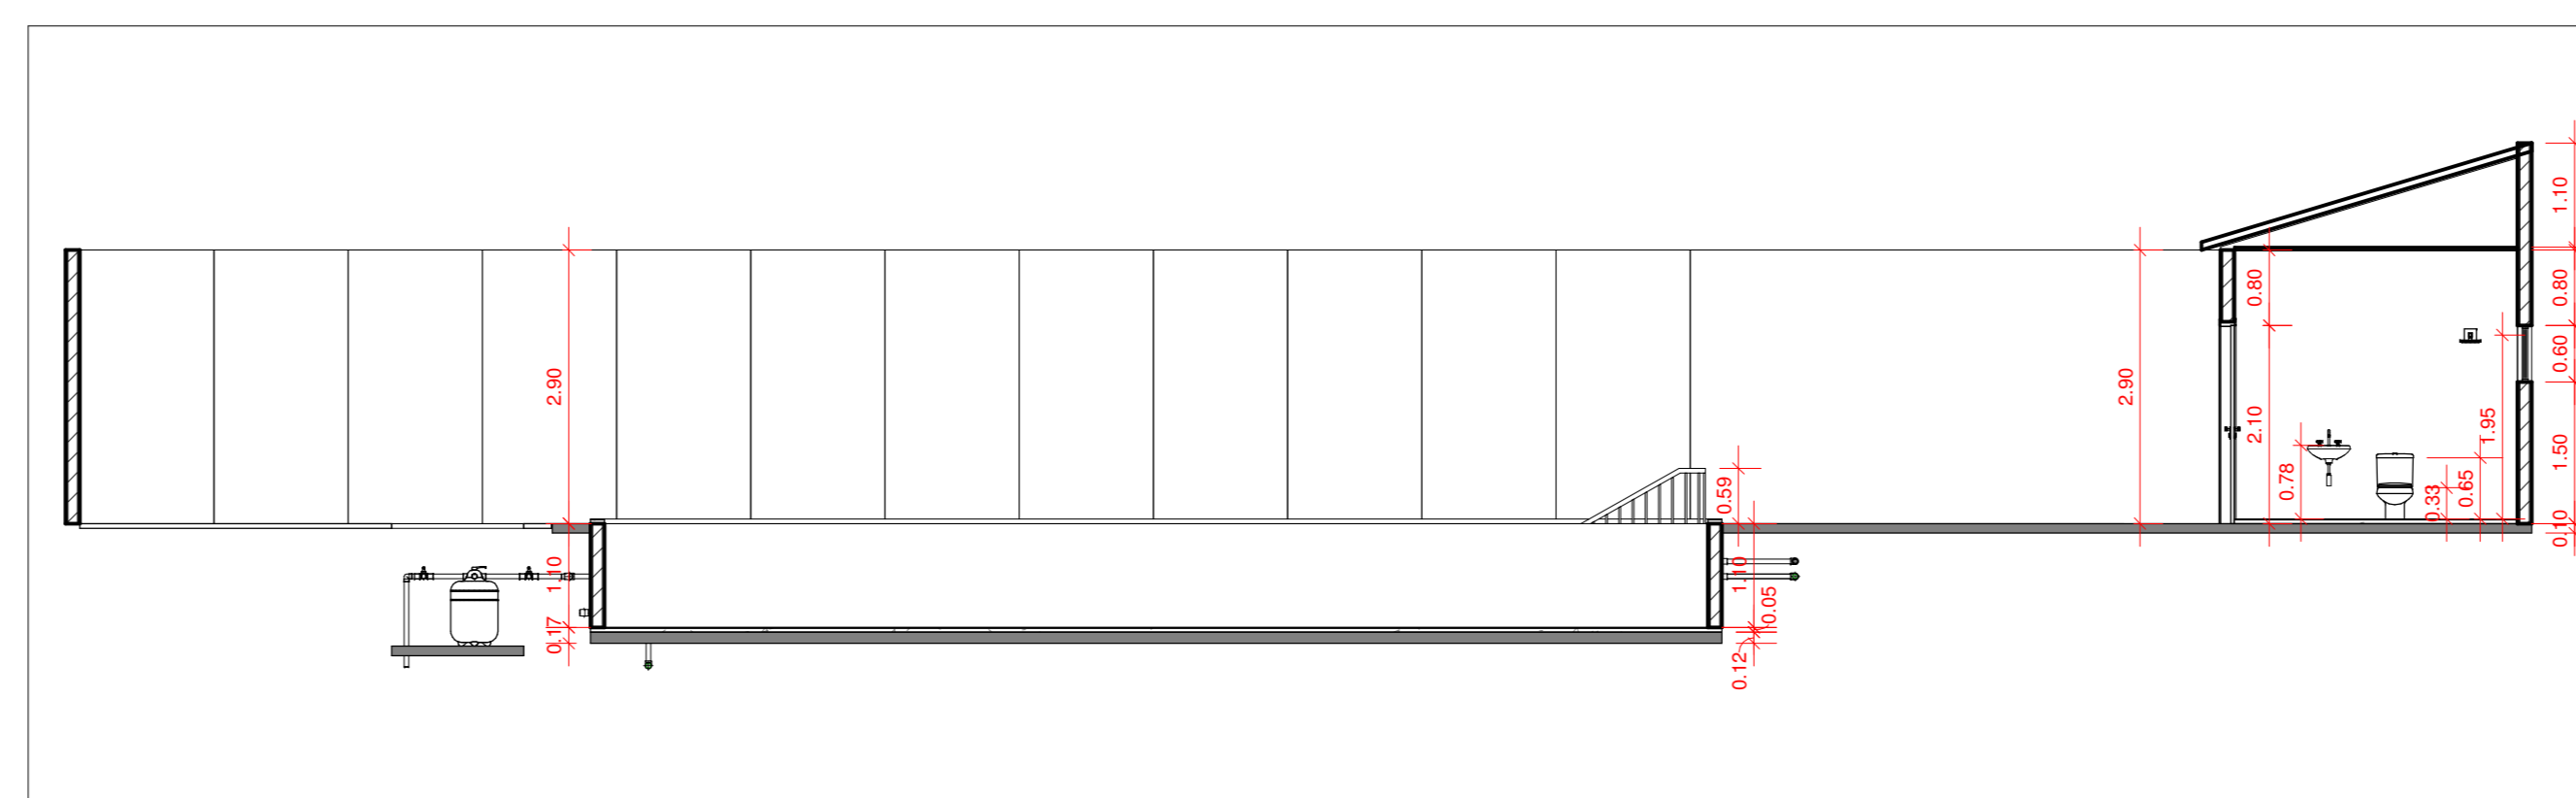

Corte 2
ESCALA: 1 : 100

PROJETO ARQUITETÔNICO E HIDRÁULICO **FOLHA ÚNICA**

ASSUNTO: **PROJETO ARQUITETÔNICO E HIDRÁULICO DE PISCINA ESCOLA ALVARENGA PEIXOTO**


PROPRIETÁRIO: **PREFEITURA MUNICIPAL DE CANÁPOLIS/MG**
CNPJ: 18.457.200/0001-33

LOCAL: **PRAÇA 19 DE MARÇO**

BAIRRO: **CENTRO**

ESCALA: INDICADA

SITUAÇÃO SEM ESCALA

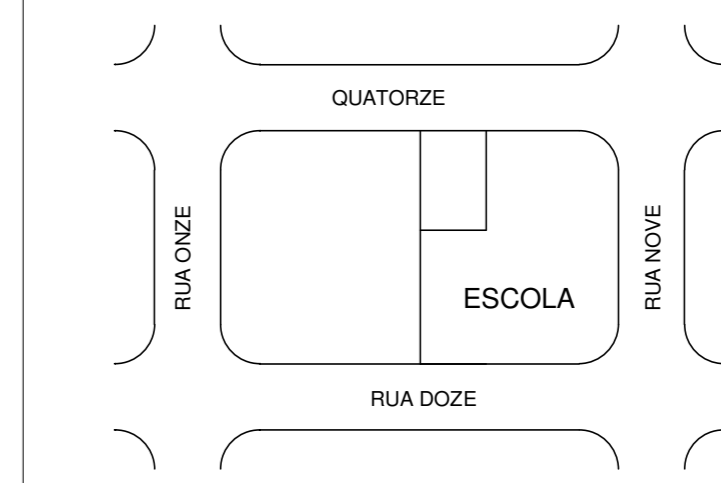

PROPRIETÁRIO
PREFEITURA MUNICIPAL DE CANÁPOLIS
18.457.200/0001-33

QUADRO DE ÁREAS

AUTOR DO PROJETO - ENGENHEIRA
FERNANDA MACHADO DE OLIVEIRA

RESPONSÁVEL TÉCNICO
FERNANDA MACHADO DE OLIVEIRA
CREA: 1102108840-GO
REGISTRO: 29684

DECLARA QUE A APROVAÇÃO DO PROJETO NÃO IMPLICA NO RECONHECIMENTO POR PARTE DA PREFEITURA DO DIREITO DE PROPRIEDADE DO TERRENO